

LEGENDA :

- šachta vodovodní
- hydrant nadzemní
- hydrant podzemní
- šoupě vodovodní
- šachta nerozlišená
- šachta kanalizační
- vpusť
- šoupě plynové
- sloup kovový
- sloup dřevěný
- sloup betonový
- veřejné osvětlení
- dopravní značka
- místní tabule
- studna
- strom listnatý, průměr kmene stromu v cm
- strom jehličnatý, průměr kmene stromu v cm
- plot dřevěný
- plot zděný
- plot drátěný
- opěrná zeď
- zábradří, klepač koberců
- souvislý porost
- zákres snímku katastrální mapy
- silniční žulový obrubník
- Vodovodní řad
- GAS NET
- ČEZ-NN, nadzemní vedení
- ČEZ-NN, podzemní vedení
- ČEZ-VN, podzemní vedení
- Sdělovací vedení O2

LEGENDA


- zámková dlažba
- zámková dlažba
- doplnění zeminy a osetí
- STEZKA PRO PĚŠÍ A CYKLISTY
- VJEZD-SJEZD
- ZELENĚN
- NAVRŽENÁ ULIČNÍ VPUSŤ
- NAVRŽENÉ DOPRAVNÍ ZNAČENÍ
- STÁVAJÍCÍ DOPRAVNÍ ZNAČENÍ
- NAVRŽENÉ SVĚTELNÉ MÍSTO-LAMPA VO
- ### Sadové úpravy
- Stromy
 - Tilia platyphyllos* „Fastigiata“ - LÍPA
 - Acer ptatanoides* „Cleveland“ - JAVOR
 - Robinia pseudoacacia* - Akát
- Keře
 - Deutzia gracilis*, *Salix repens* ssp. *rosmarinifolia*, *Weigela* „Cumula“,
 - Ribes alpinum* „Pumilum“

STEZKA PRO PĚŠÍ A CYKLISTY-ÚSEK 3
 DÉLKA ÚSEKU 161,99m
 ŠÍŘKA 2,50m
 PŘÍČNÝ SPÁD max.2,0%
 OSA VEDENA STŘEDEM STEZKY
 NOVĚ NAVRŽENÁ ČÁST STEZKY

ZATRUBNĚNÍ PŘÍKOPU dl. 130m
 KG DN 500
 3xRŠ
 NAPOJENO DO NOVÉ DEŠŤOVÉ KANALIZACE

ÚPRAVA SILNICE I/11
 (AKCE ŘSD)

NAPOJovací BOD DO DEŠŤOVÉ KANALIZACE
 KT 0,13141

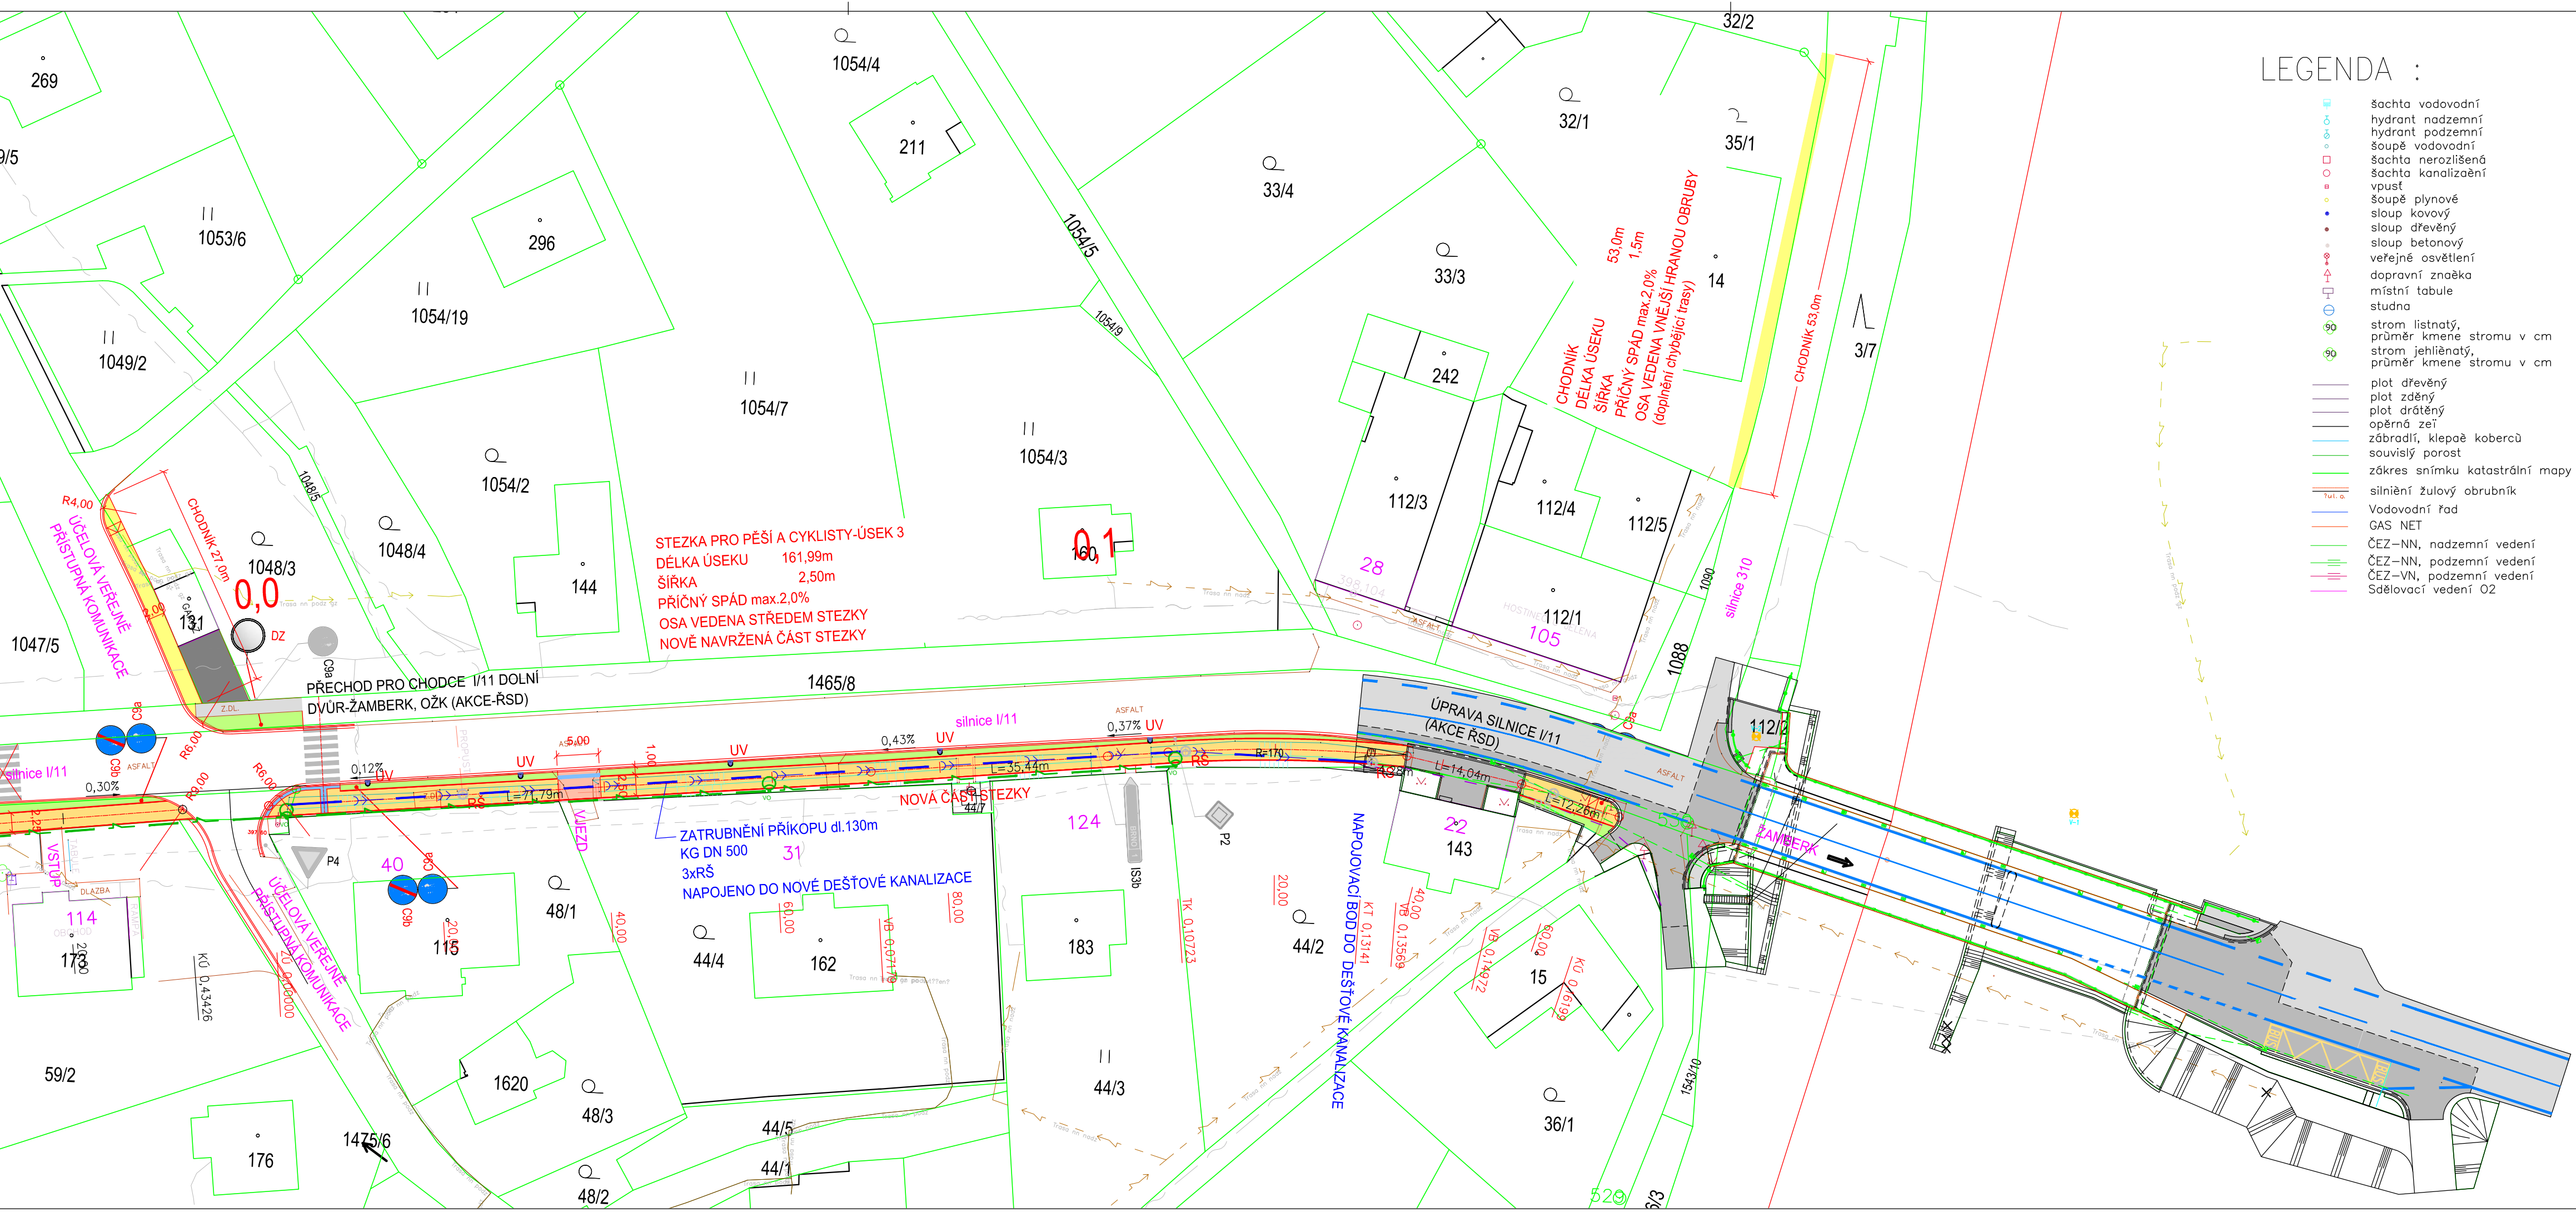

Profesionálové
 Haškova 1714/3 - 1.patro
 500 02 Hradec Králové
 IČ 28806123 DIČ CZ28806123

PDSKADAVY		www.pdskadavy.cz	
Navrh/vypracoval Daniel Kadavý	Zodp.projektant Daniel Kadavý	Kreslil/CAD Daniel Kadavý	Tech.kontrola
Objednatel Obec Helvíkovice, Helvíkovice 3, 564 01 Žamberk		Formát 4xA4	
Akce STEZKA PRO PĚŠÍ A CYKLISTY PODĚL I/11, HELVÍKOVICE		Datum 08/2017	
Stavební objekt/část: SO-03		Čís.zakázky 28/2017	
Příloha SITUACE STAVBY		Stupeň studie	
		Souprava B 1-3	
		Měřítko 1:500	
		Příloha č. B 1-3	
Daniel Kadavý IČO:73648761 ČKAIT 0601694 Měnik 118, 503 64 Měnik email: info@pdskadavy.cz tel: +420 602773045			